


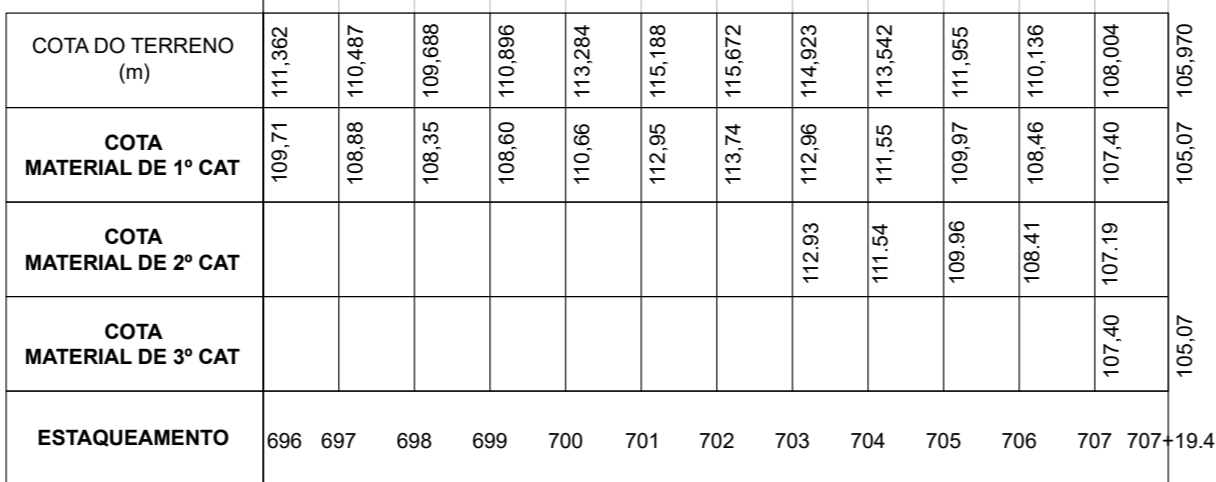

PERFIL LONGITUDINAL- ÁGUA TRATADA  
ESCALA 1/2000

[illegible]

LEGENDA:



## CURVAS DE NÍVEL

PONTO DE SONDAGEM POR TRINCHEIRA EM PLANTA

MATERIAL DE 1º CATEGORIA

 
MATERIAL DE 2º CATEGORIA

MATERIAL DE 3º CATEGORIA

LINHA DE TERRENO NATURAL

LINHA DE TOPO EM ROCHA

POÇO DE INSPEÇÃO DO PROJETO BÁSICO

TRINCHERAS DOS ESTUDOS COMPLEMENTARES DO  
PROJETO EXECUTIVO

Contrato:	CT.0.166.00_2020 - PROJETO EXECUTIVO E ESTUDOS COMPLEMENTARES DOS SISTEMAS ADUTORES NA REGIÃO DO SERIDÓ NO ESTADO DO RIO GRANDE DO NORTE
-----------	--

Responsável Técnico: ANTONIO C. VIDON - CREA 03241/D - PE	Assinatura: 
--	---

Projetista:	Assinatura:
AL EXANDRE VELÁSQUEZ JÚNIOR - CREA 53899/D-PF	

ALEXANDRE VELÁSQUEZ JÚNIOR - CREA 53899/D-PE	
Desenhista:	
Vanilson Monteiro	

## PROJETO EXECUTIVO

Assunto:	ESTUDO GEOLÓGICO/GEOTÉCNICO
----------	-----------------------------

Sub-Assunto: MATERIAIS DE 1º, 2º E 3º CATEGORIAS  
PLANTA BAIXA E PERFIL  
EST. 696+0,00 A EST. 707+0,00  
ADUTORA DE ÁGUA TRATADA

Desenho: SER-1N-PE-GEO-013-R0.2	Prancha: 13/16
------------------------------------	-------------------

Revisão: R01	Data: MARÇO/2022	Escala: 1/2000 H - 1/200 V
--------------	------------------	----------------------------

Empresa Consultora:

