


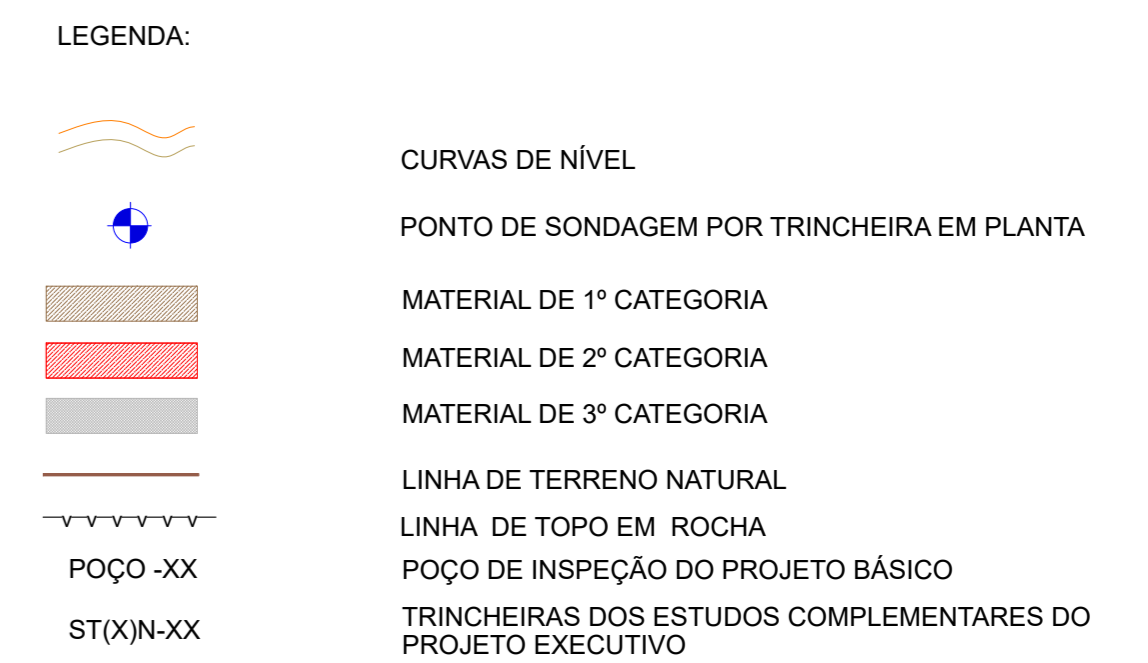


## PERFIL LONGITUDINAL- AGUA BRUTA

[illegible][illegible]


**MINISTÉRIO DO  
DESENVOLVIMENTO REGIONAL**

MINISTÉRIO DO DESENVOLVIMENTO REGIONAL – MDR  
Companhia de Desenvolvimento dos Vales do São Francisco e do Parnaíba - CODEVASF

Contrato:	CT.0.166.00_2020 - PROJETO EXECUTIVO E ESTUDOS COMPLEMENTARES DOS SISTEMAS ADUTORES NA REGIÃO DO SERIDÓ NO ESTADO DO RIO GRANDE DO NORTE
-----------	--

Responsável Técnico:	Assinatura:
ANTONIO C. VIDON - CREA 2724/D - DF	
Projetista:	Assinatura:
ALEXANDRE VELÁSQUEZ JÚNIOR - CREA 53899/D-PE	
Desenhista:	
Vanilson Monteiro	

## PROJETO EXECUTIVO

Assunto:	ESTUDO GEOLÓGICO/GEOTÉCNICO
Sub-Assunto:	MATERIAIS DE 1º, 2º E 3º CATEGORIAS PLANTA BAIXA E PERFIL EST. 0+0,00 A EST. 58+0,00 AUTORA DE ÁGUA BRUTA

Desenho: SER-1N-PE-GEO-014-R0.2		Prancha: 14/16
Revisão: R01	Data: MARÇO/2022	Escala: 1/2000 H - 1/200 V
Empresa Consultora:		

