


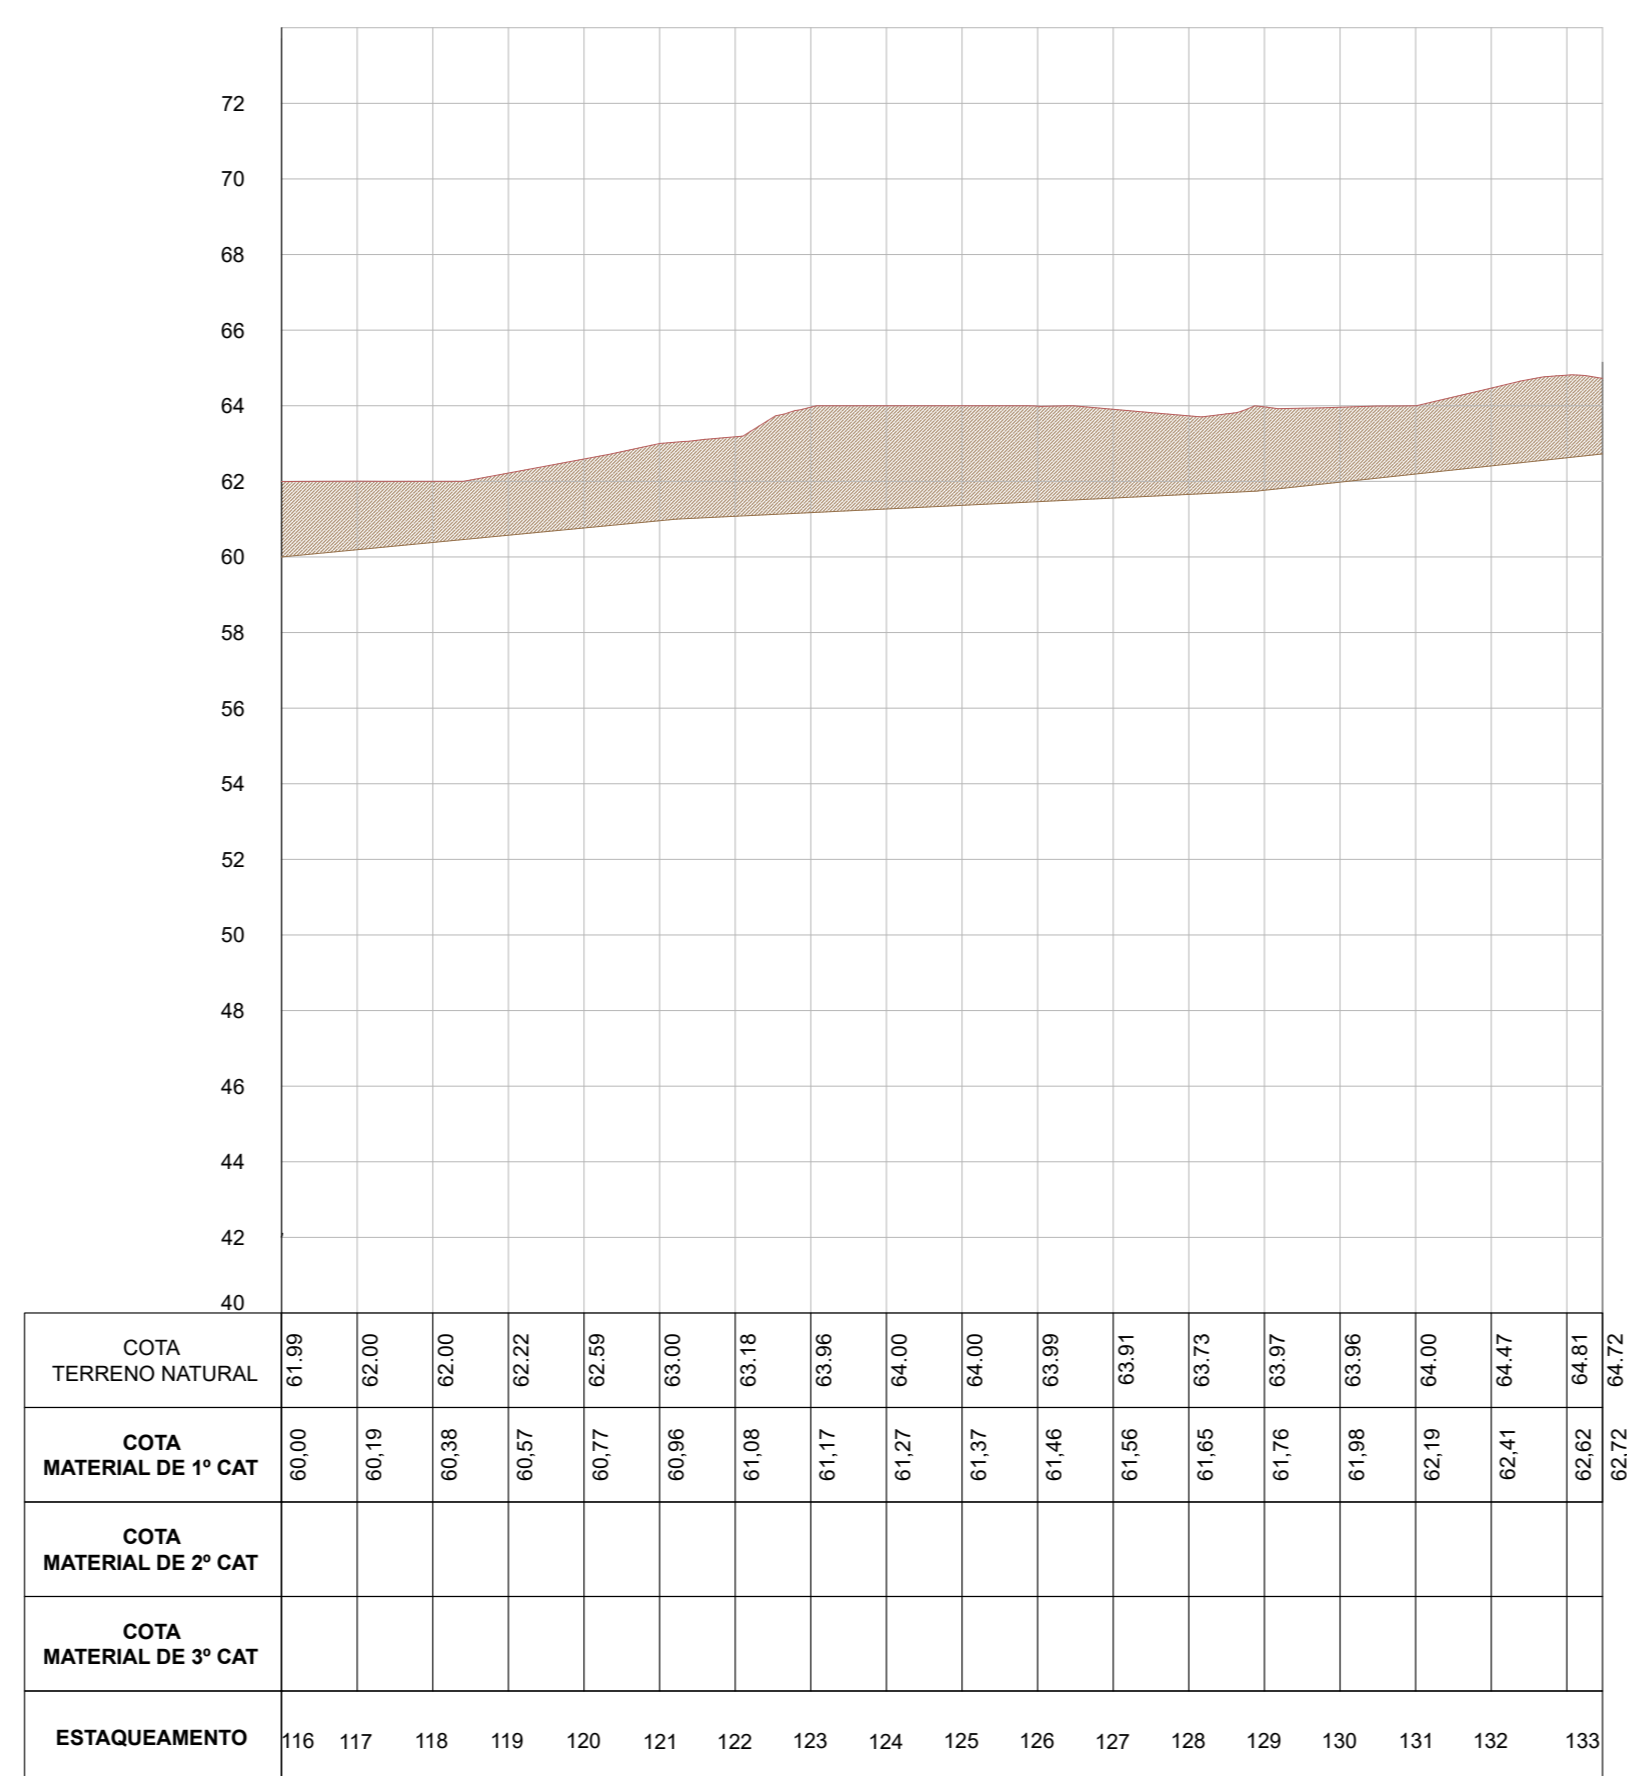

PERFIL LONGITUDINAL- AGUA BRUTA

[illegible]

CURVAS DE NÍVEL

PONTO DE SONDAGEM POR TRINCHEIRA EM PLANTA

MATERIAL DE 1ª CATEGORIA

MATERIAL DE 2ª CATEGORIA

MATERIAL DE 3ª CATEGORIA

LINHA DE TERRENO NATURAL

LINHA DE TOPO EM ROCHA

POÇO DE INSPEÇÃO DO PROJETO BÁSICO

TRINCHEIRAS DOS ESTUDOS COMPLEMENTARES DO PROJETO EXECUTIVO



MINISTÉRIO DO DESENVOLVIMENTO REGIONAL – MDR
Companhia de Desenvolvimento dos Vales do São Francisco e do Parnaíba - CODEVASF

Contrato: CT.0.166.00_2020 - PROJETO EXECUTIVO E ESTUDOS COMPLEMENTARES DOS SISTEMAS ADUTORES NA REGIÃO DO SERIDÓ NO ESTADO DO RIO GRANDE DO NORTE

Responsável Técnico: ANTONIO C. VIDON - CREA 2724/D - DF	Assinatura: 
---	---

ALEXANDRE VELÁSQUEZ JÚNIOR - CREA 53899/D-PE	
Desenhista:	

PROJETO EXECUTIVO

PROJETO EXECUTIVO

Assunto: ESTUDO GEOLÓGICO/GEOTÉCNICO

Sub-Assunto: MATERIAIS DE 1º, 2º E 3º CATEGORIAS
PLANTA BAIXA E PERFIL
EST. 116+0,00 A EST. 133+0,00
AUTORA DE ÁGUA BRUTA

Desenho: SER-1N-PE-GEO-016-R0.2	Prancha: 16/16
------------------------------------	-------------------

Revisão: R01	Data: MARÇO/2022	Escala: 1/2000 H - 1/200 V
-----------------	---------------------	-------------------------------

Empresa Consultora:	
---------------------	--

