


PLANTA BAIXA  
ESCALA 1/2000

PERFIL LONGITUDINAL  
ESCALA 1/2000

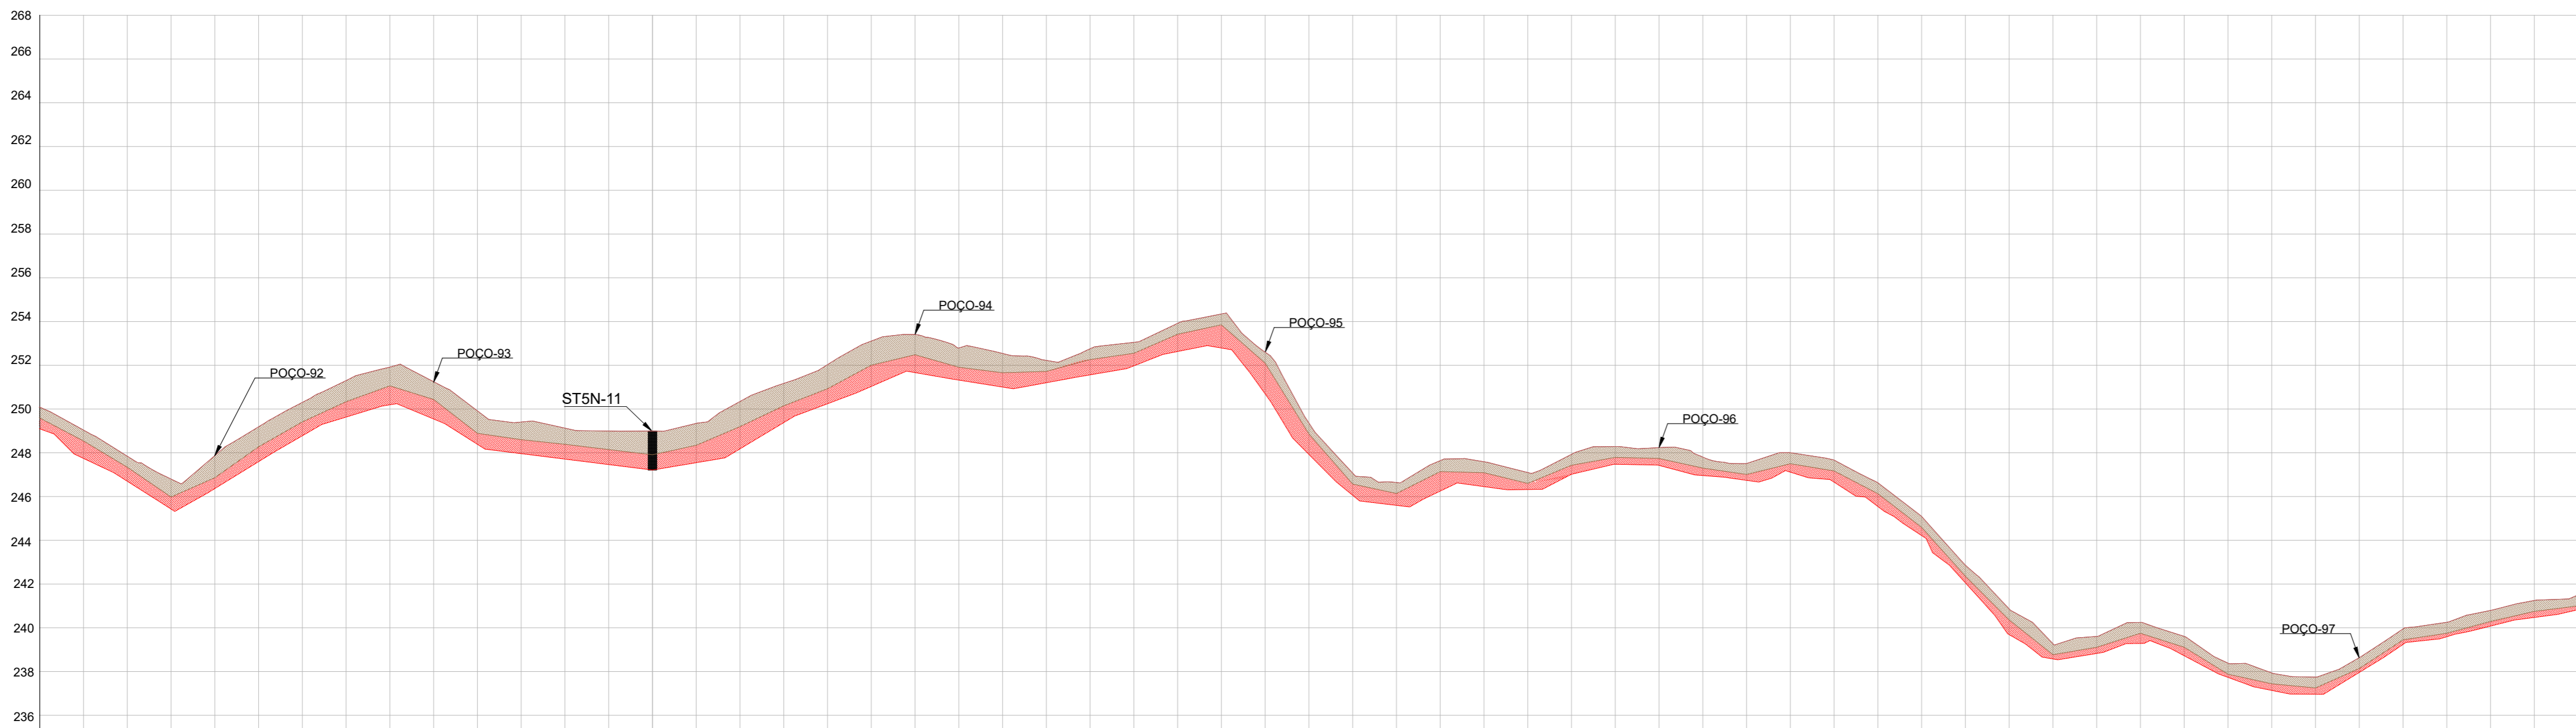

- LEGENDA:
- CURVAS DE NÍVEL
  - PONTO DE SONDAEM POR TRINCHEIRA EM PLANTA
  - MATERIAL DE 1ª CATEGORIA
  - MATERIAL DE 2ª CATEGORIA
  - MATERIAL DE 3ª CATEGORIA
  - LINHA DE TERRENO NATURAL
  - LINHA DE TOPO EM ROCHA
  - POÇO -XX
  - POÇO DE INSPEÇÃO DO PROJETO BÁSICO
  - TRINCHEIRAS DOS ESTUDOS COMPLEMENTARES DO PROJETO EXECUTIVO



MINISTÉRIO DO DESENVOLVIMENTO REGIONAL – MDR  
Companhia de Desenvolvimento dos Vales do São Francisco e do Parnaíba - CODEVASF

Contrato: CT.0.166.00\_2020 - PROJETO EXECUTIVO E ESTUDOS COMPLEMENTARES DOS SISTEMAS ADUTORES NA REGIÃO DO SERIDÓ NO ESTADO DO RIO GRANDE DO NORTE

Responsável Técnico: ANTONIO C. VIDON - CREA 2724/D - DF  
Assinatura: [Assinatura]  
Projelista: ALEXANDRE VELÁSQUEZ JÚNIOR - CREA 53899/D-PE  
Assinatura: [Assinatura]  
Desenhista: Vanilson Monteiro

PROJETO EXECUTIVO

Assunto: ESTUDO GEOLÓGICO/GEOTÉCNICO  
Sub-Assunto: MATERIAIS DE 1ª, 2ª E 3ª CATEGORIAS  
PLANTA BAIXA E PERFIL  
EST. 986+0,00 A EST. 1044+0,00

Desenho: SER-5N-PE-GEO-018-R0.2  
Prancha: 18/28  
Revisão: R01  
Data: MARÇO/2022  
Escala: 1/2000 H - 1/200 V

Empresa Consultora:

Nº	DATA	REVISÃO	EXECUTADO POR	APROVADO POR	CODEVASF ACEITO	DATA	DESENHO DE REFERÊNCIA	NOTA:
00	AGO/2021	EMIÇÃO INICIAL	ALEXANDRE VELÁSQUEZ	ANA PAULA				
01	MAR/2022	ESTUDOS COMPLEMENTARES	ALEXANDRE VELÁSQUEZ	ANA PAULA				