


PLANTA BAIXA
ESCALA 1/2000

PERFIL LONGITUDINAL

ESCALA 1/2000

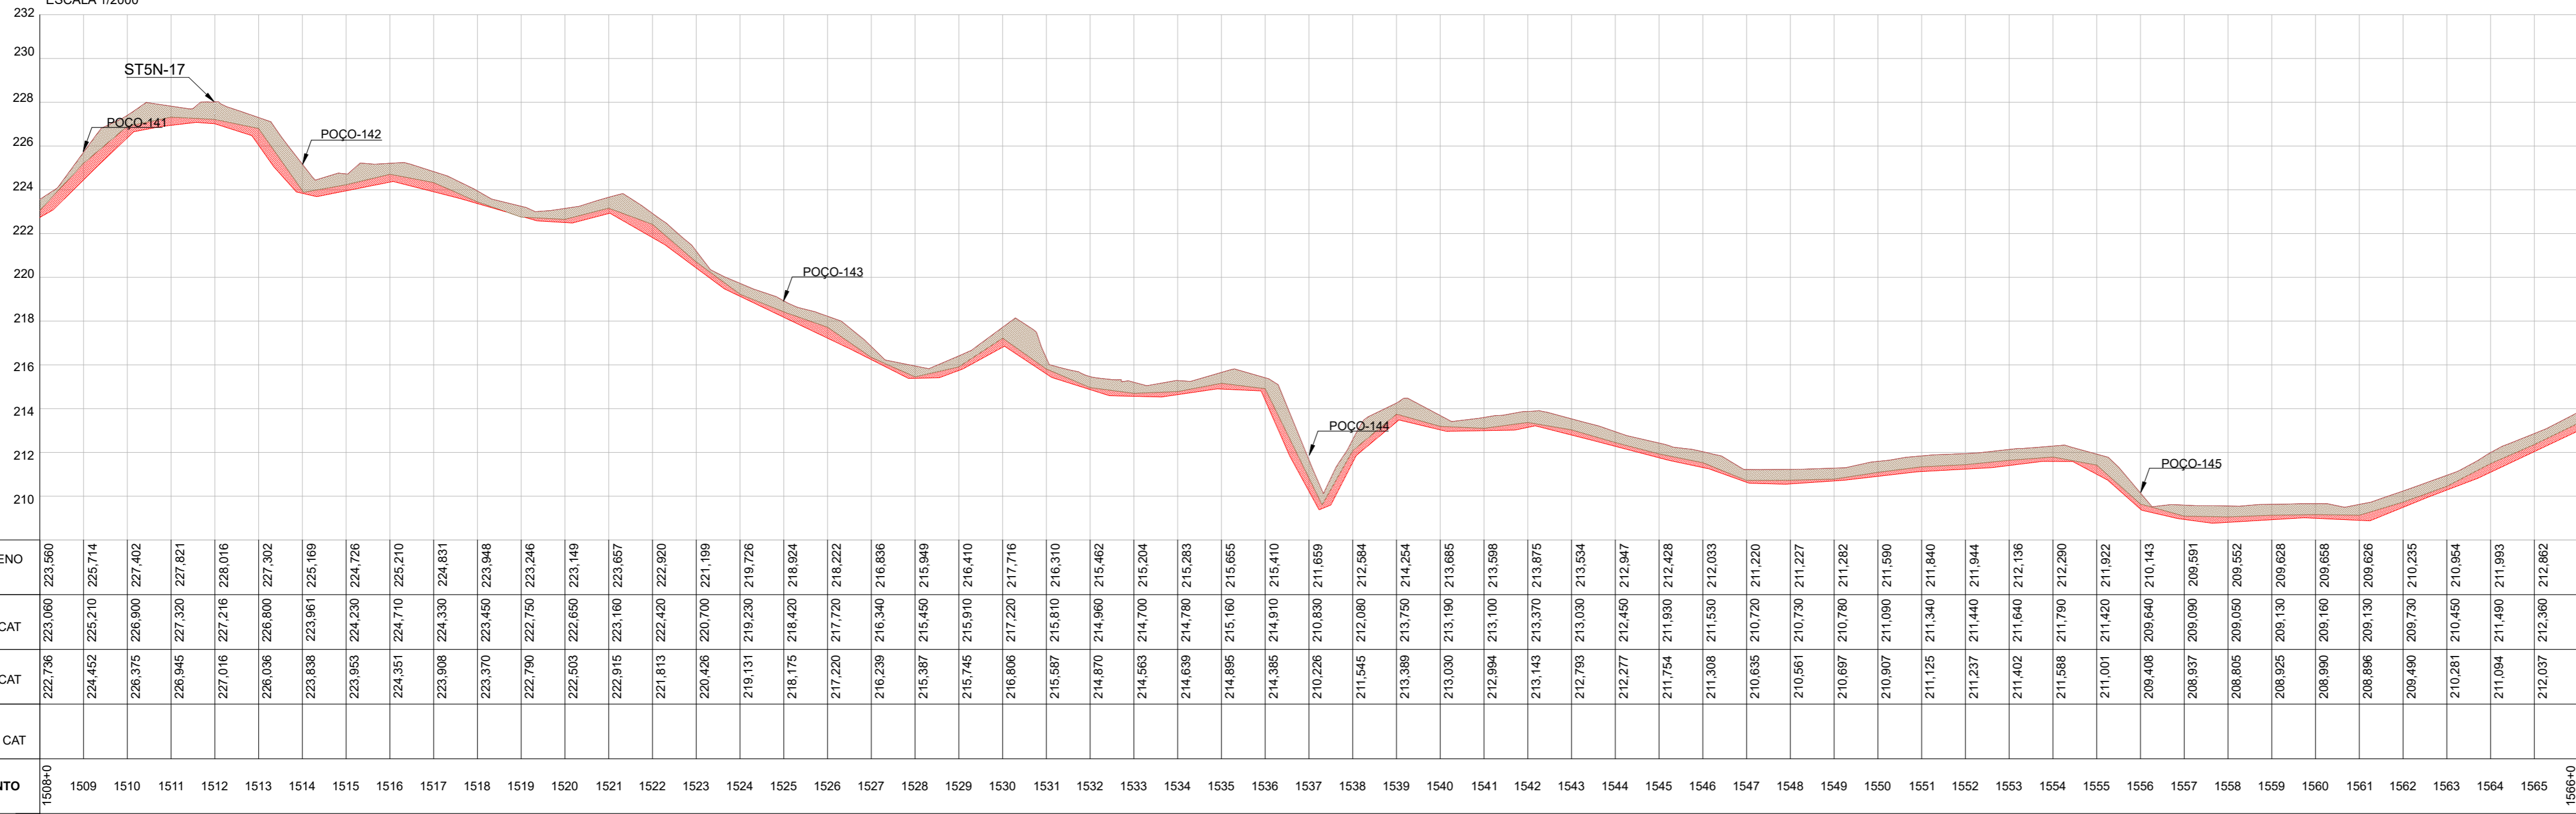

LEGENDA:

- CURVAS DE NÍVEL
- PONTO DE SONDAGEM POR TRINCHEIRA EM PLANTA
- MATERIAL DE 1ª CATEGORIA
- MATERIAL DE 2ª CATEGORIA
- MATERIAL DE 3ª CATEGORIA
- LINHA DE TERRENO NATURAL
- LINHA DE TOPO EM ROCHA
- POÇO -XX
- POÇO DE INSPEÇÃO DO PROJETO BÁSICO
- TRINCHEIRAS DOS ESTUDOS COMPLEMENTARES DO PROJETO EXECUTIVO



MINISTÉRIO DO DESENVOLVIMENTO REGIONAL – MDR
Companhia de Desenvolvimento dos Vales do São Francisco e do Parnaíba - CODEVASF

Contrato: CT.0.166.00_2020 - PROJETO EXECUTIVO E ESTUDOS COMPLEMENTARES DOS SISTEMAS ADUTORES NA REGIÃO DO SERIDÓ NO ESTADO DO RIO GRANDE DO NORTE

Responsável Técnico: ANTONIO C. VIDON - CREA 2724/D - DF
Assinatura: [Signature]
Projelista: ALEXANDRE VELÁSQUEZ JÚNIOR - CREA 53899/D-PE
Assinatura: [Signature]
Desenhista: Vanilson Monteiro

PROJETO EXECUTIVO

Assunto: ESTUDO GEOLÓGICO/GEOTÉCNICO
Sub-Assunto: MATERIAIS DE 1ª, 2ª E 3ª CATEGORIAS
PLANTA BAIXA E PERFIL
EST. 1508+0,00 A EST. 1566+0,00

Desenho: SER-5N-PE-GEO-027-R0.2
Prancha: 27/28
Revisão: R01
Data: MARÇO/2022
Escala: 1/2000 H - 1/200 V

Empresa Consultora:



Nº	DATA	REVISÃO	EXECUTADO POR	APROVADO POR	CODEVASF		DESENHO DE REFERÊNCIA	NOTA:
					ACEITO	DATA		
00	AGO/2021	EMIÇÃO INICIAL	ALEXANDRE VELÁSQUEZ	ANA PAULA				
01	MAR/2022	ESTUDOS COMPLEMENTARES	ALEXANDRE VELÁSQUEZ	ANA PAULA				